


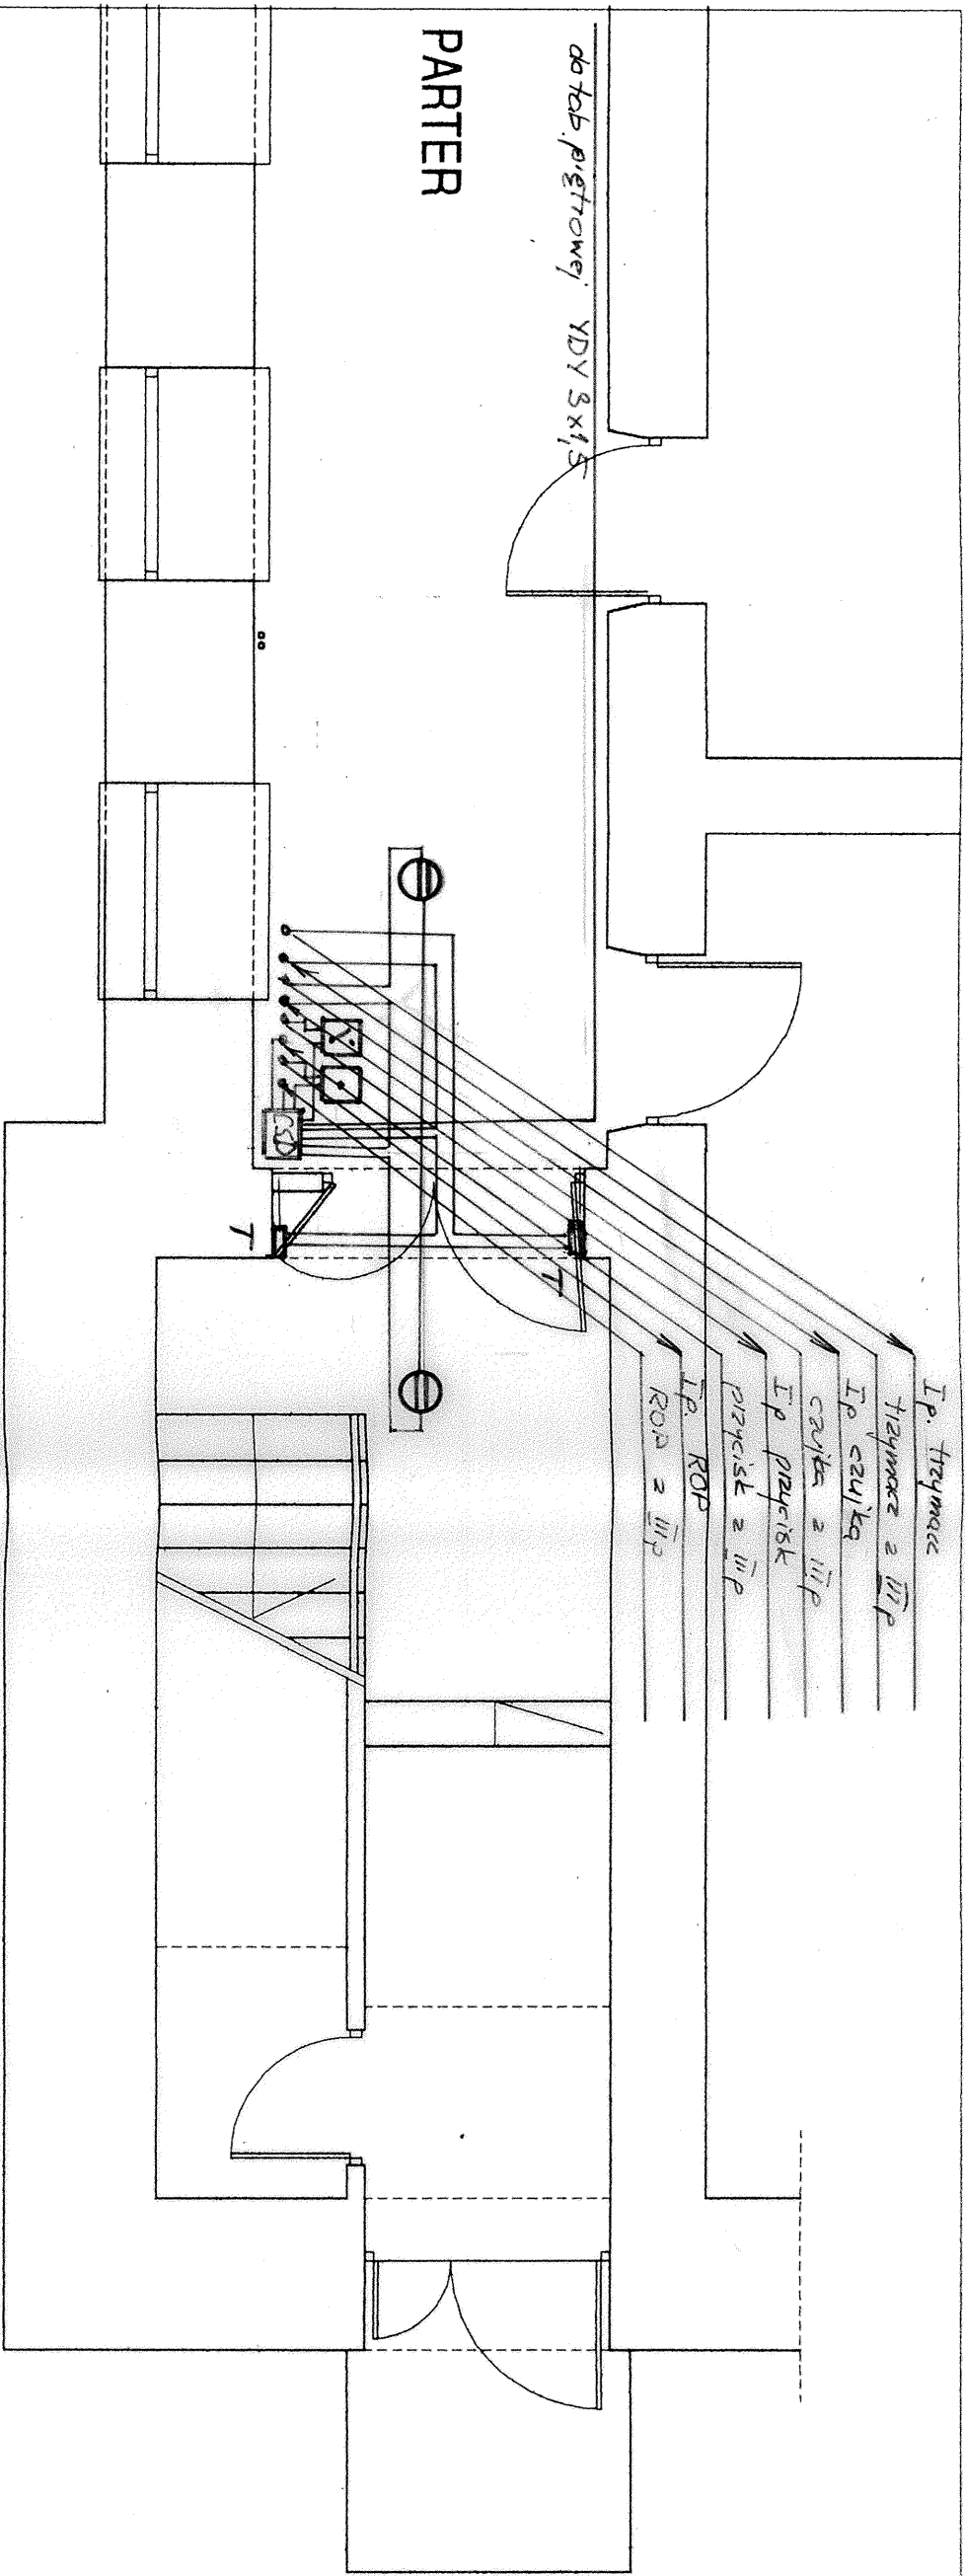

PARTER - WYJSCIE EWAKUACYJNE

OZNACZENIA:

- CSD - centrala sterowania automatyką drzwi
- T - elektromagnetyczny trzymacz drzwiowy np. MCR TE100
 - ⊖ - czujka dymowa np. DOR85 lub TUP37
 - - ręczny ostrzegacz pożarowy np. ROP
 - ▣ - przycisk zwalniający trzymanie
- nie oznaczone przewody typu YnITKSY 1x2x0,8

Uwagi:

1. Przewody w ciągach poziomych prowadzić w listwach instalacyjnych LN1715
2. Przewody w ciągach pionowych prowadzić w listwach LN4025.
3. Przewody linii dozorowych należy prowadzić w odległości min. 0,3 m od przewodów instalacji elektrycznych
4. Ręczne ostrzegacze pożarowe, przycisk przewietrzania, przycisk zwalniający trzymanie drzwi montować na ścianach na wysokości 1,4 m
5. Czujki należy mocować w odległości min. 0,5 m od ścian, podciągów, opraw oświetleniowych, itp.

INSTALACJA ZAMYKANIA DRZWI

RZUT PARTERU

	Imię i nazwisko		Nr upraw.	Podpis
PROJEKTANT	mgr inż. Danuta Grzywacz		17/92	
SPRAWDZIŁ				
INWESTOR:	URZĄD MIASTA KOZIENICE		OBIEKT PG 2 w Kozienicach	
SKALA 1:50	STADIUM P.W.	DATA 11.04r	NR RYS. B-1099.6	

**ENERGETYKA**
BIURO PROJEKTÓW Sp. z o.o.

Radom, ul. Młynarska 10
tel.: 363 94 80
fax: 360 04 44
e-mail: energetyka@bpe.pl