


PRZEBUDOWA SIĘGACZA OD UL. SKŁODOWSKIEJ
DO PRZEDSZKOLA NR 1 W KOZIENICACH
PROFIL PODŁUŻNY
SKALA 1:100/500

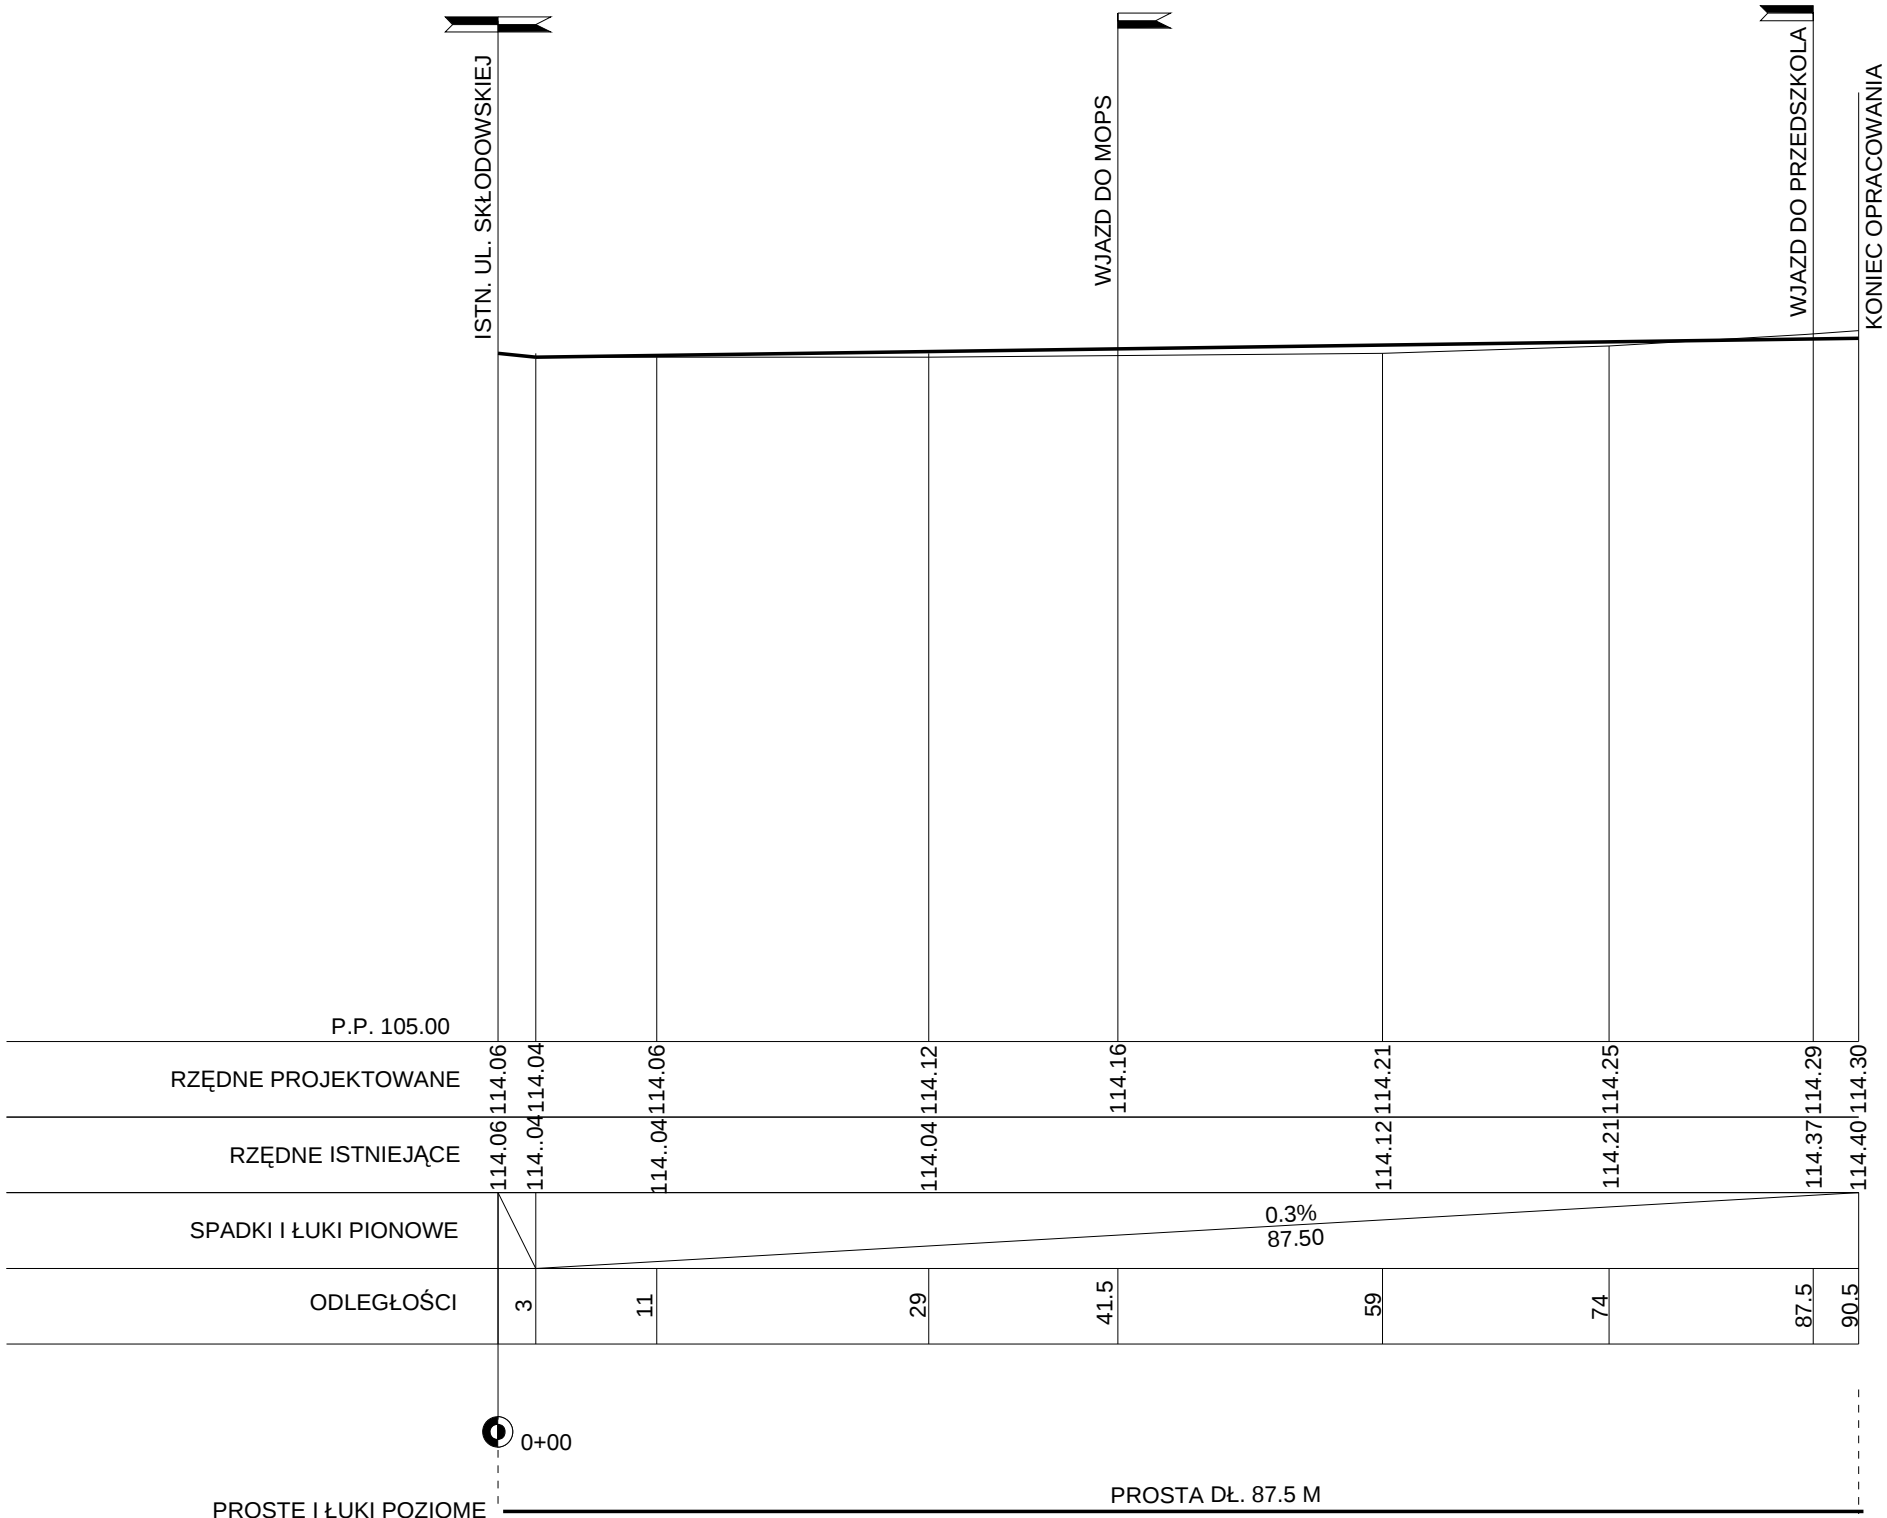

PROJEKT ZAGOSPODAROWANIA TERENU			
	Imię i nazwisko	Nr uprawnień	Podpis
PROJEKTANT	mgr inż. E. ŚWIEBODA	UAN-K-II-8286/12/86	
SPRAWDZIŁ	mgr inż. A. KMIECIK	GP-III-7342/166/92	
INWESTOR: UMiG W KOZIENICACH UL. PARKOWA 5		OBIEKT: PRZEBUDOWA SIĘGACZA OD UL. SKŁODOWSKIEJ DO PRZED- SZKOLA NR 1 W KOZIENICACH	
SKALA: 1:500	STADIUM: PB	DATA: 04.2008 r	NR. RYS: D.1459.3
ENERGETYKA BIURO PROJEKTÓW Sp. z o.o.			Radom, ul. Szewska 6 Tel. 048 363 94 80 e-mail: energetyka@dami.com.pl