


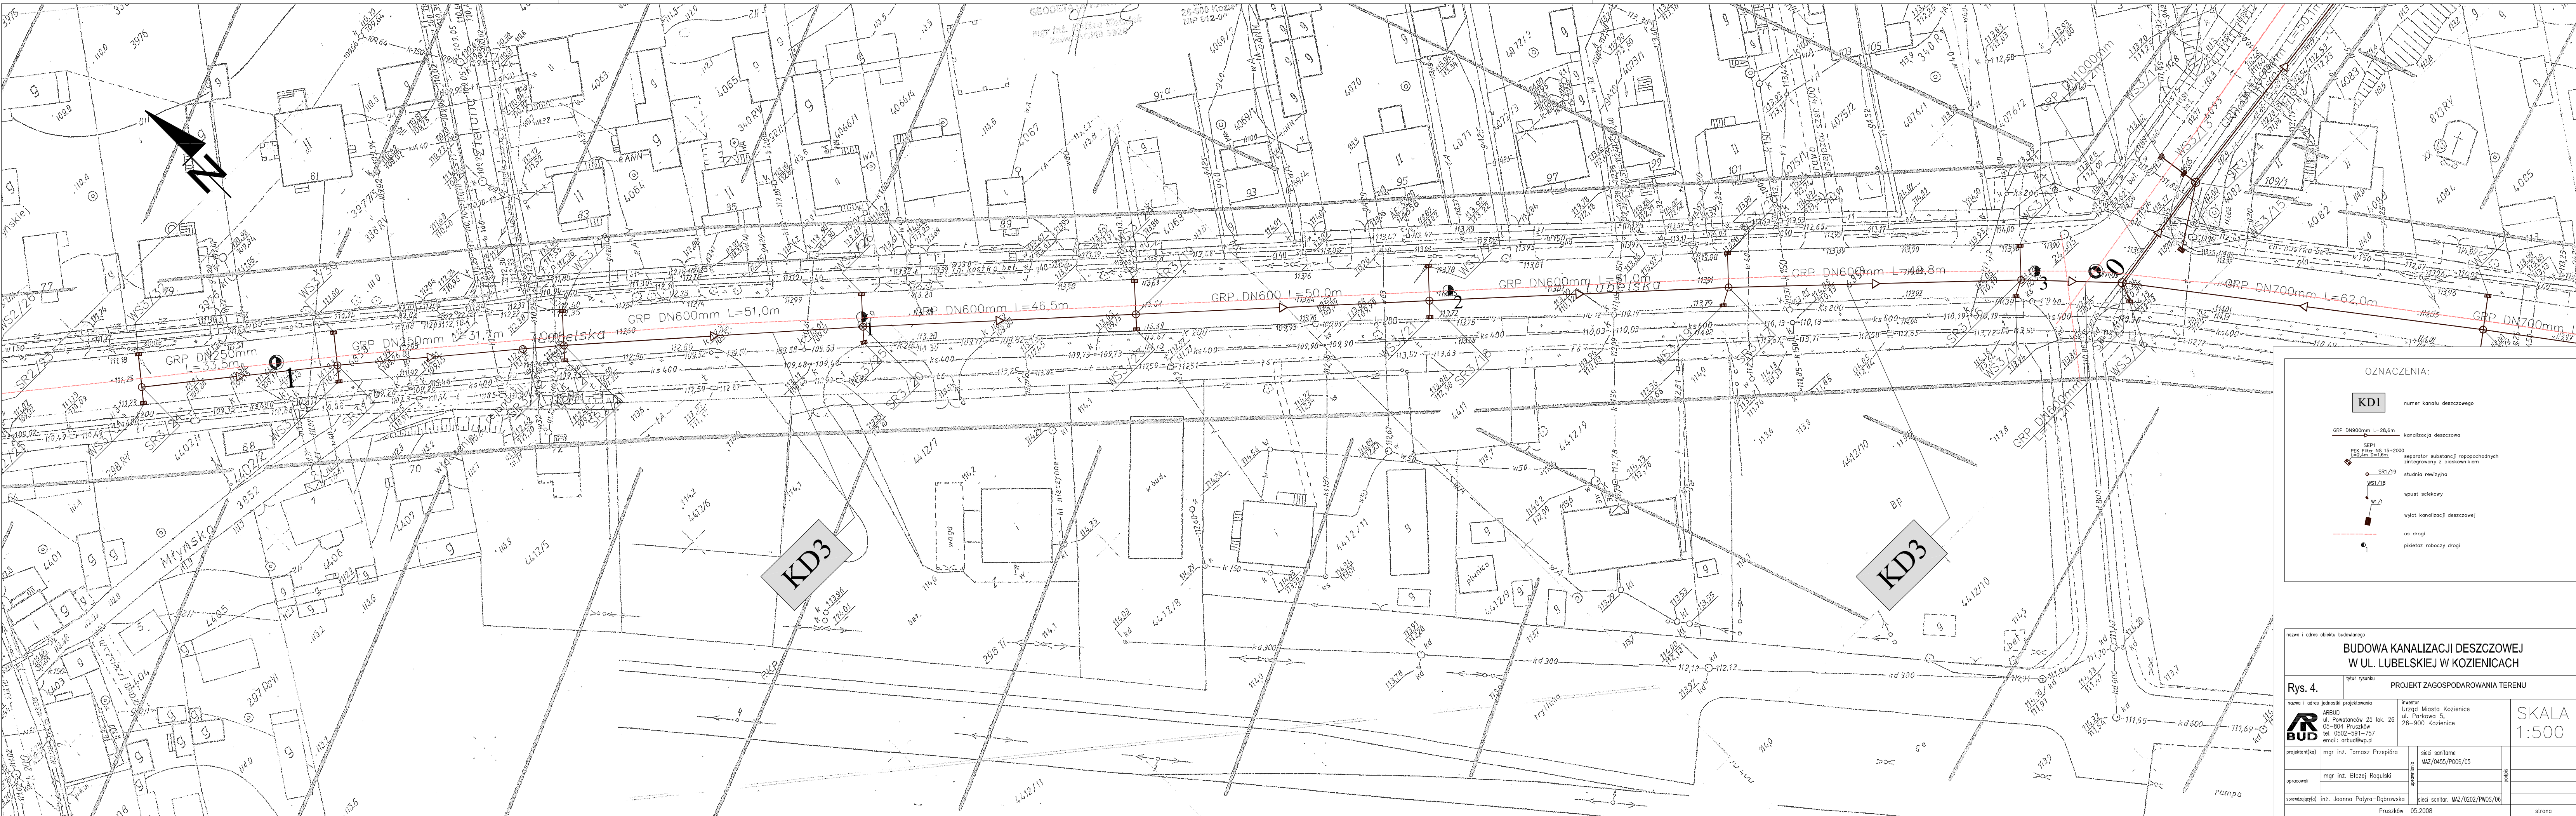

OZNACZENIA:

KD1 numer kanalu deszczowego

GRP DN800mm L=28,6m kanalizacja deszczowa

SEP1 RPK 15x15x2000 separator substancji ropopochodnych zintegrowany z płaskownikiem

WS1/19 studnia wizyjna

WS1/18 wpust sciekowy

WS1/1 wylot kanalizacji deszczowej

os. drogi

pikietaż roboczy drogi

nazwa i adres obiektu budowlanego

**BUDOWA KANALIZACJI DESZCZOWEJ
W UL. LUBELSKIEJ W KOZIENICACH**

Rys. 4. tytuł rysunku

PROJEKT ZAGOSPODAROWANIA TERENU

nazwa i adres jednostki projektowania	inwestor	SKALA 1:500
ARBUD ul. Piastowców 25 lok. 28 05-804 Pruszków tel. 0502-591-757 email: arbud@wp.pl	Urząd Miasta Kozienice ul. Parkowa 5, 26-900 Kozienice	
projektant(ka)	sekcja sanitarna	nazwa
mgr inż. Tomasz Przepióra	MAZ/0455/P005/05	
opracował	mgr inż. Błażej Rogulski	
opracował	sekcja sanitarna	nazwa
mgr inż. Joanna Palyra-Dąbrowska	MAZ/0202/PW05/06	
opracował	Pruszków 05.2008	strona