


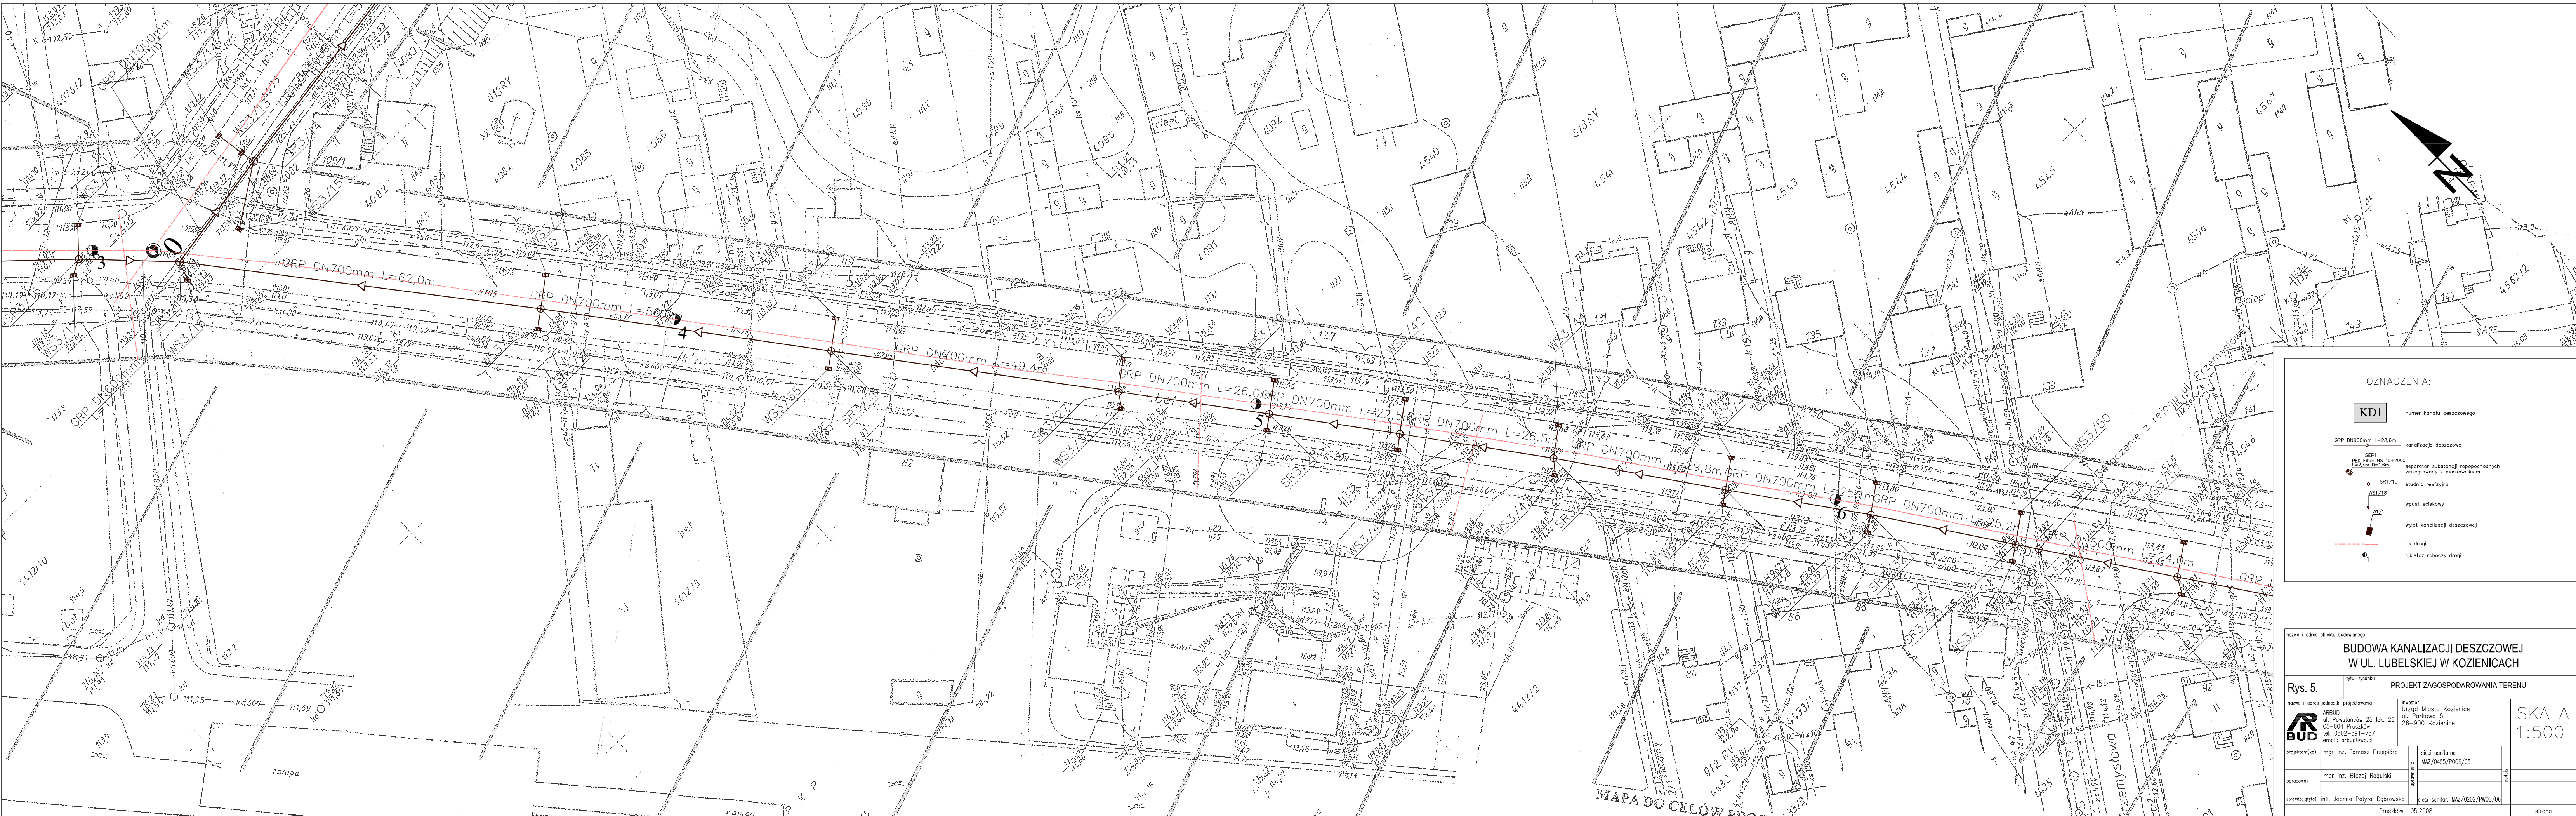

OZNACZENIA:

KD1	numer kanalu deszczowego
GRP DN900mm L=28,6m	kanalizacja deszczowa
SEP1 PEK 154-2000 L=2,4m Ø=16mm	separator substancji ropopochodnych zintegrowany z płaskownikiem
SR1/19	studnia rewizyjna
WS1/19	wpust sciekowy
W1/1	wylot kanalizacji deszczowej
as drogi	os drogi
pikelety robocze drogi	

nazwa i adres obiektu budowlanego

**BUDOWA KANALIZACJI DESZCZOWEJ
W UL. LUBELSKIEJ W KOZIENICACH**

Rys. 5. tytuł rysunku **PROJEKT ZAGOSPODAROWANIA TERENU**

nazwa i adres jednostki projektowania ARBUD ul. Piastowców 25 lok. 26 05-804 Pruszków tel. 0502-591-757 email: arbud@wp.pl	inwestor Urząd Miasta Kozienice ul. Parkowa 5, 26-900 Kozienice	SKALA 1:500
projektant mgr inż. Tomasz Przepióra	sekcja sanitarna MAZ/0455/P005/05	
opracował mgr inż. Błażej Rogulski	opracował	
opracował mgr inż. Joanna Palyra-Dąbrowska	sekcja sanitarna MAZ/0202/PW05/06	
Pruszków 05.2008		strona